

- proj. odwodnienie wewnętrzne  
 - instalacje sanitarne  
 - instalacje teletechniczne  
 - proj. teletechniczna kanalizacja kablowa  
 - proj. studnie kablowe na peronach  
 - proj. kable teletechniczne
- kable elektroenergetyczne nn w rurze osłonowej  
 - kable elektroenergetyczne SN  
 - elektroenergetyczna kanalizacja kablowa  
 - stacja transformatorowa  
 - rury przewłokowe 6kV  
 - demontaż  
 - stopy trakcyjne  
 - odciąg słupa trakcyjnego  
 - granica PKP  
 - elementy do likwidacji

**Uzgodnieniu podlega:**  
 - Projektowany dren kolektor na odc. 1-3  
 - Projektowana teletechniczna kanalizacja kablowa na odc. 4-9  
 - Projektowana przebudowa kabli 25kV na odc. 7-11  
 - Projektowana sieć trakcyjna i słupy na odc. 12

**Wzajemnie uzgodnione:**  
 - Projektowana przebudowa kabli 25kV na odc. 1-3

**Wzajemnie uzgodnione:**  
 - Projektowana przebudowa kabli 25kV na odc. 1-3

**Wzajemnie uzgodnione:**  
 - Projektowana przebudowa kabli 25kV na odc. 1-3

**WYKONAWCA:**  
 ZAKŁAD TRANSPORTU I MECHANIKI  
 P.P. POLSKIE LINIE KOLEJOWE S.A. CENTRALNA BIUROKRACJA INWESTYCYJNA  
 ODDZIAŁ W WARSZAWIE, ul. Targowa 81, 01-224 Warszawa  
 REGON: 142292837  
 NIP: 525-205-0122  
 KRS: 0000195334  
 Sąd Rejestrowy VIII M.S. Krajowa Sąd Gospodarczy Krajowy Rejestr Sądowy  
**FENER** PARTNER  
**BOB** PARTNER


**PROJEKT BUDOWLANY**  
**PLAN ZAOPRACOWANIA TERENU**  
 Plan zagospodarowania terenu

Skala: 1:500  
 Data: Syczeń 2010  
 Numer projektu: D113440110013220081

**UZGODNIENIA BRANŻOWE**

Branża	Projektant	Podpis
Towarzystwo z racji zarobków	mgr inż. T. Dziurka	<i>[Podpis]</i>
Instalacje elektryczne	mgr inż. T. Zurewicz	<i>[Podpis]</i>
Instalacje sanitarno-techniczne	mgr inż. Jacek Zago	<i>[Podpis]</i>
Instalacje teletechniczne	mgr inż. T. Lewandowska	<i>[Podpis]</i>
Instalacje sanitarne	mgr inż. Z. Białogrodzki	<i>[Podpis]</i>
Konstruktory	mgr inż. A. Orętko	<i>[Podpis]</i>
Konstrukcja	mgr inż. W. Jakubisz	<i>[Podpis]</i>

Wykonany zgodnie z projektem, z uwzględnieniem poprawek, z datą 27.09.2010 r.  
 I. Białogrodzki  
 mgr inż. Z. Białogrodzki

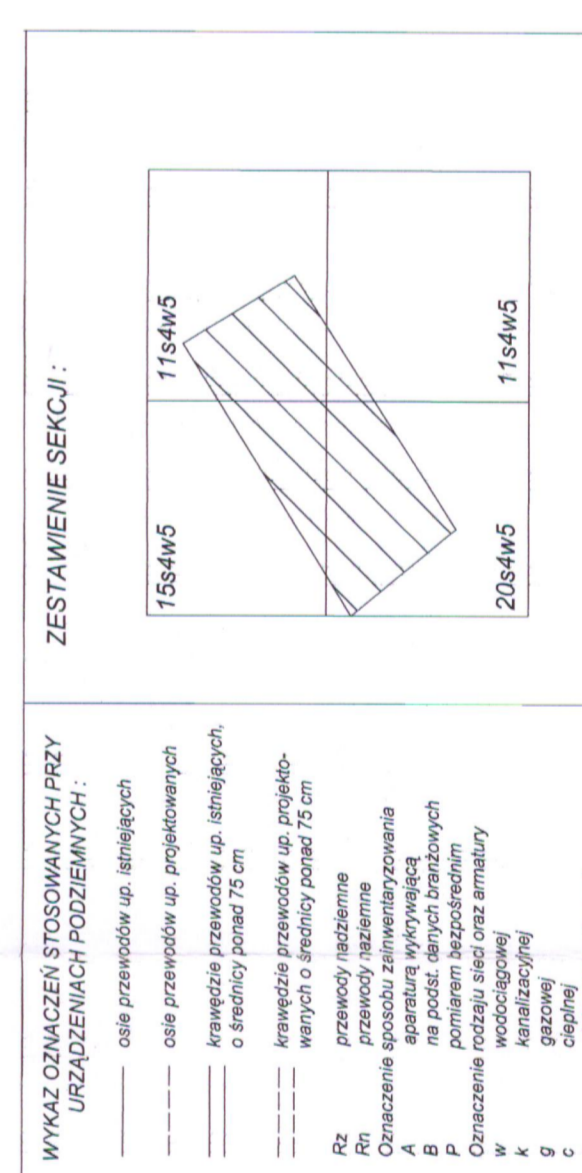

**Sarama Pawłina Przechodząca**  
 Zakł. Uprządkowania i Inżynierii Lądowej i Projektowej Sieci Urbanistycznej Terenu  
 ul. Długojaska 10/12, 01-224 Warszawa  
 NIP: 525-205-0122  
 KRS: 0000195334  
 Sąd Rejestrowy VIII M.S. Krajowa Sąd Gospodarczy Krajowy Rejestr Sądowy  
**Projektant:** mgr inż. Z. Białogrodzki  
**Przebieg linii:** 300x20x100  
**Data:** 30.09.2010  
**Przebieg linii:** 300x20x100

**MAPA SYTUACYJNO-WYKONAWCZA**  
**DIA CEI/OM PROJEKTYWYCH**  
 Terenu kolejowego w w.ż. z przystankiem i stacją odstawiania wagonów.

**Przebieg linii:** 300x20x100  
**Data:** 30.09.2010